
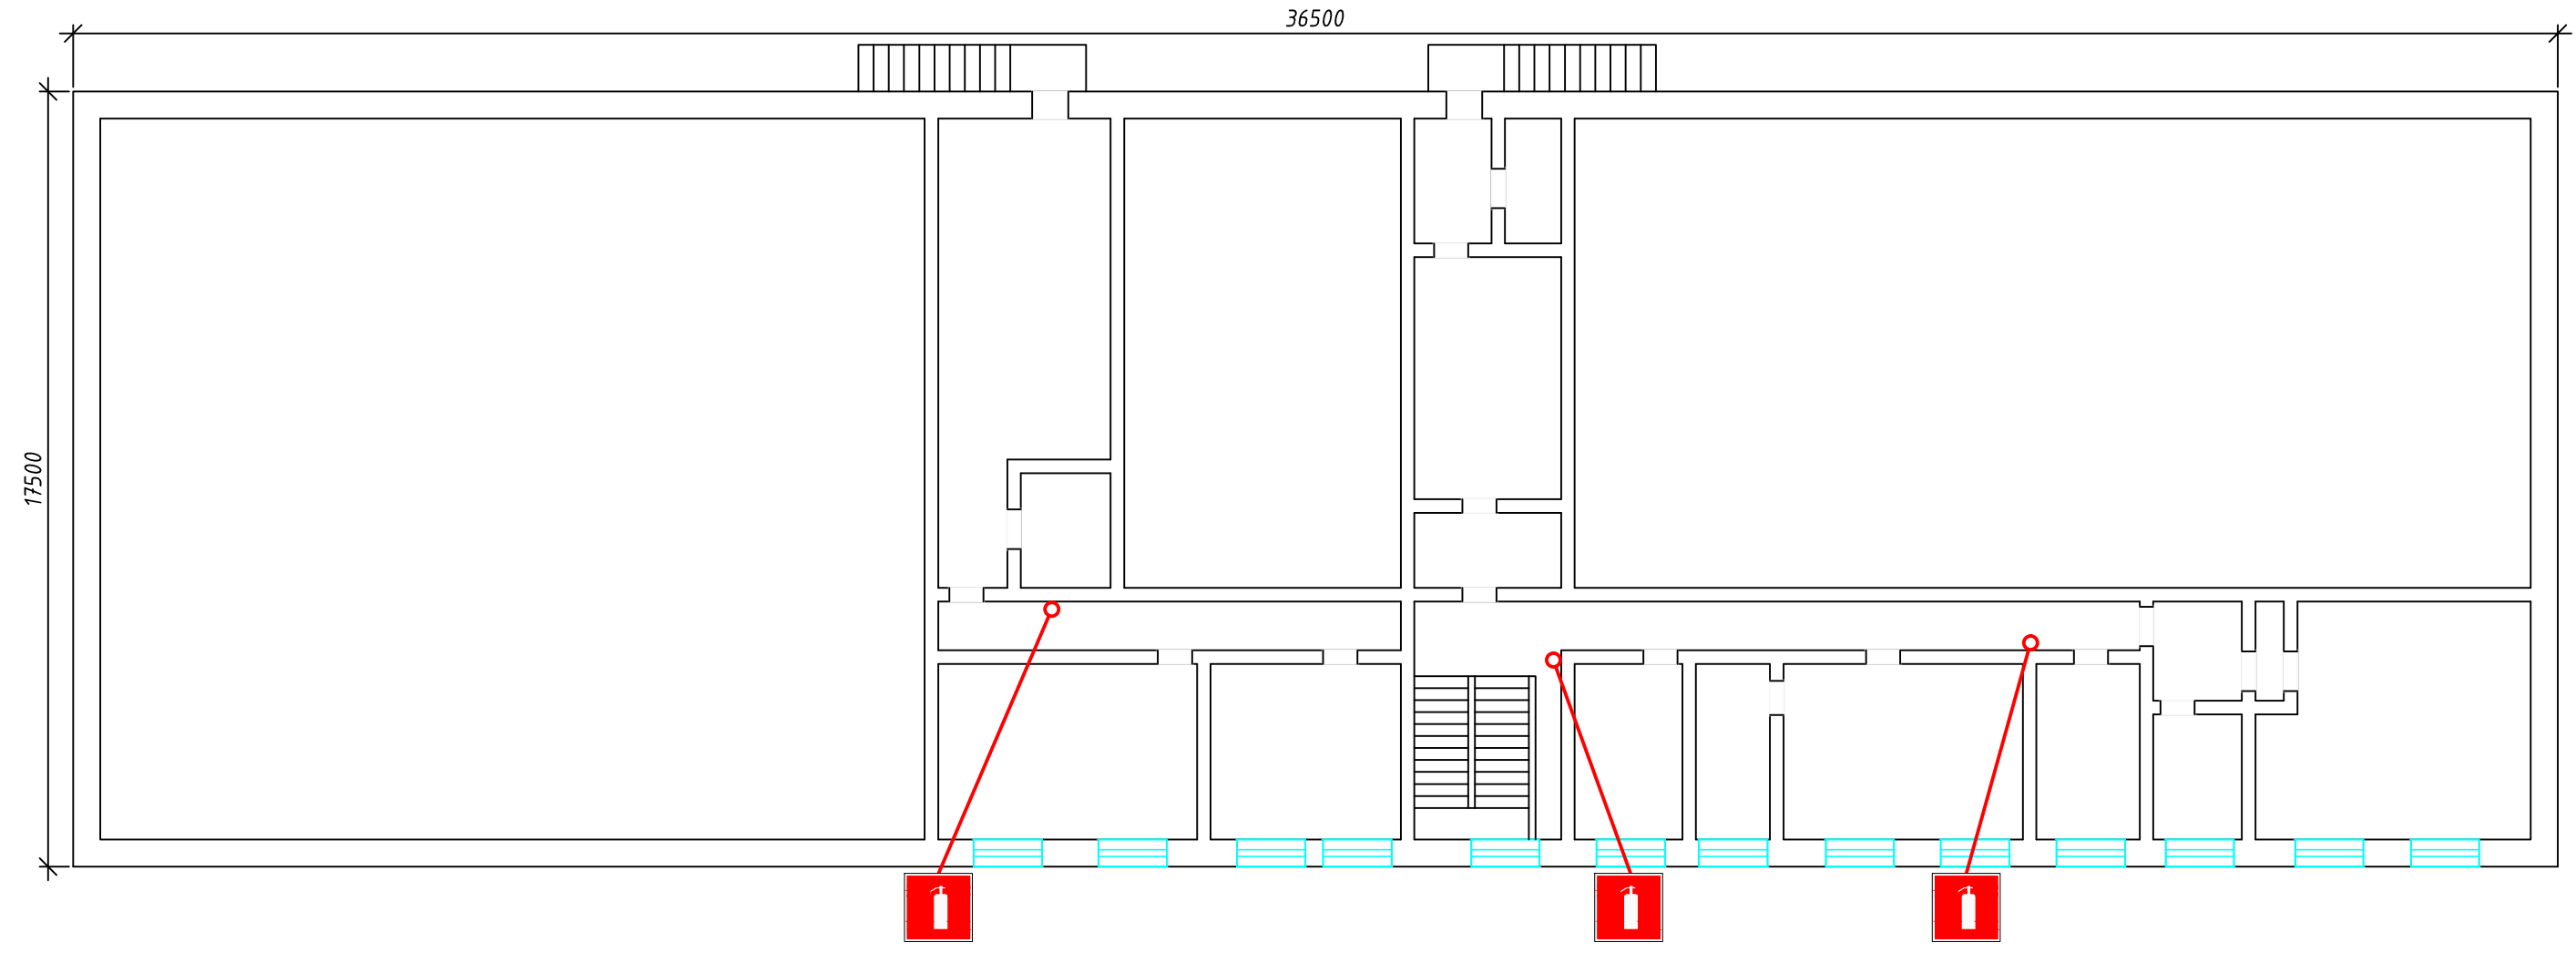



Примечание.  
 - огнетушитель

						08-2019-Р-1			
						Администрация Зеленовского сельсовета			
Изм.	Кол. уч.	Лист	№ док.	Подп.	Дата	Расчет потребности огнетушителей в помещениях административного здания Администрации Зеленовского сельсовета по адресу: Тамбовская обл., Рассказовский р-он, п. Зеленый, ул. Центральная, д.7	Стадия	Лист	Листов
Разраб.		Зыбин М.И.			08.19		Р	1	1
Пров.		Зыбин А.А.			08.19				
Т.контр.									
Н.контр.									
Утв.									
						Схема расположения огнетушителей Первый этаж		ООО "АЗЫ БЕЗОПАСНОСТИ" г. Рассказово	


Согласовано			
Инв. № подл.			
Подпись и дата			
Взам. инв. №			



Примечание.  
 - огнетушитель

						08-2019-P-2			
						Администрация Зеленовского сельсовета			
Изм.	Кол. уч.	Лист	№ док.	Подп.	Дата	Расчет потребности огнетушителей в помещениях административного здания Администрации Зеленовского сельсовета по адресу: Тамбовская обл., Рассказовский р-он, п. Зеленый, ул. Центральная, д.7	Стадия	Лист	Листов
Разраб.		Зыбин М.И.			08.19		P	1	1
Пров.		Зыбин А.А.			08.19				
Т.контр.									
Н.контр.						Схема расположения огнетушителей Второй этаж			ООО "АЗЫ БЕЗОПАСНОСТИ" г. Рассказово
Утв.									

Согласовано				
Инв. № подл.				
Подпись и дата				
Взам. инв. №				

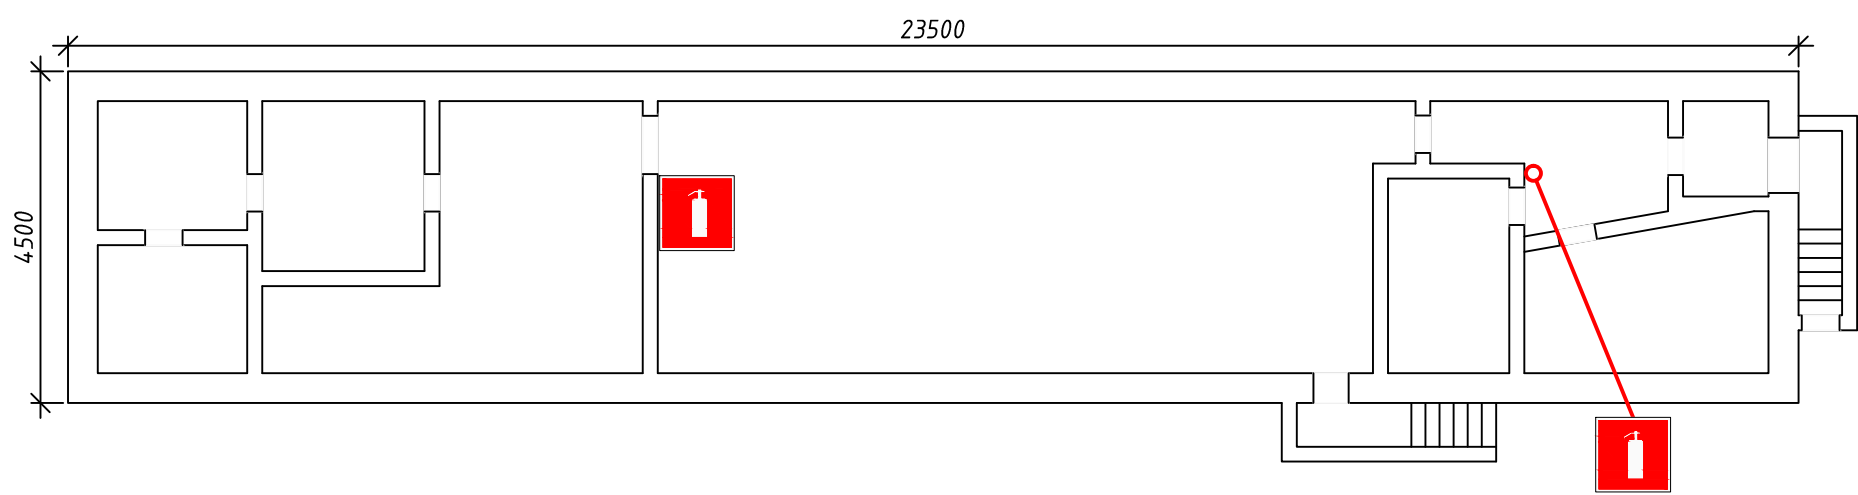

Примечание.  
- огнетушитель

Согласовано			
Инв. № подл.	Подпись и дата	Взам. инв. №	

						08-2019-Р-3			
						Администрация Зеленовского сельсовета			
Изм.	Кол. уч.	Лист	№ док.	Подп.	Дата	Расчет потребности огнетушителей в помещениях административного здания Администрации Зеленовского сельсовета по адресу: Тамбовская обл., Рассказовский р-он, п. Зеленый, ул. Центральная, д.7	Стадия	Лист	Листов
Разраб.		Зыбин М.И.			08.19		Р	1	1
Пров.		Зыбин А.А.			08.19				
Т.контр.									
Н.контр.						Схема расположения огнетушителей Подвал	ООО "АЗЫ БЕЗОПАСНОСТИ" г. Рассказово		
Утв.									